


正面図 S=1/50
(姿図・寸法は参考とする)

側面図 S=1/50
(姿図・寸法は参考とする)

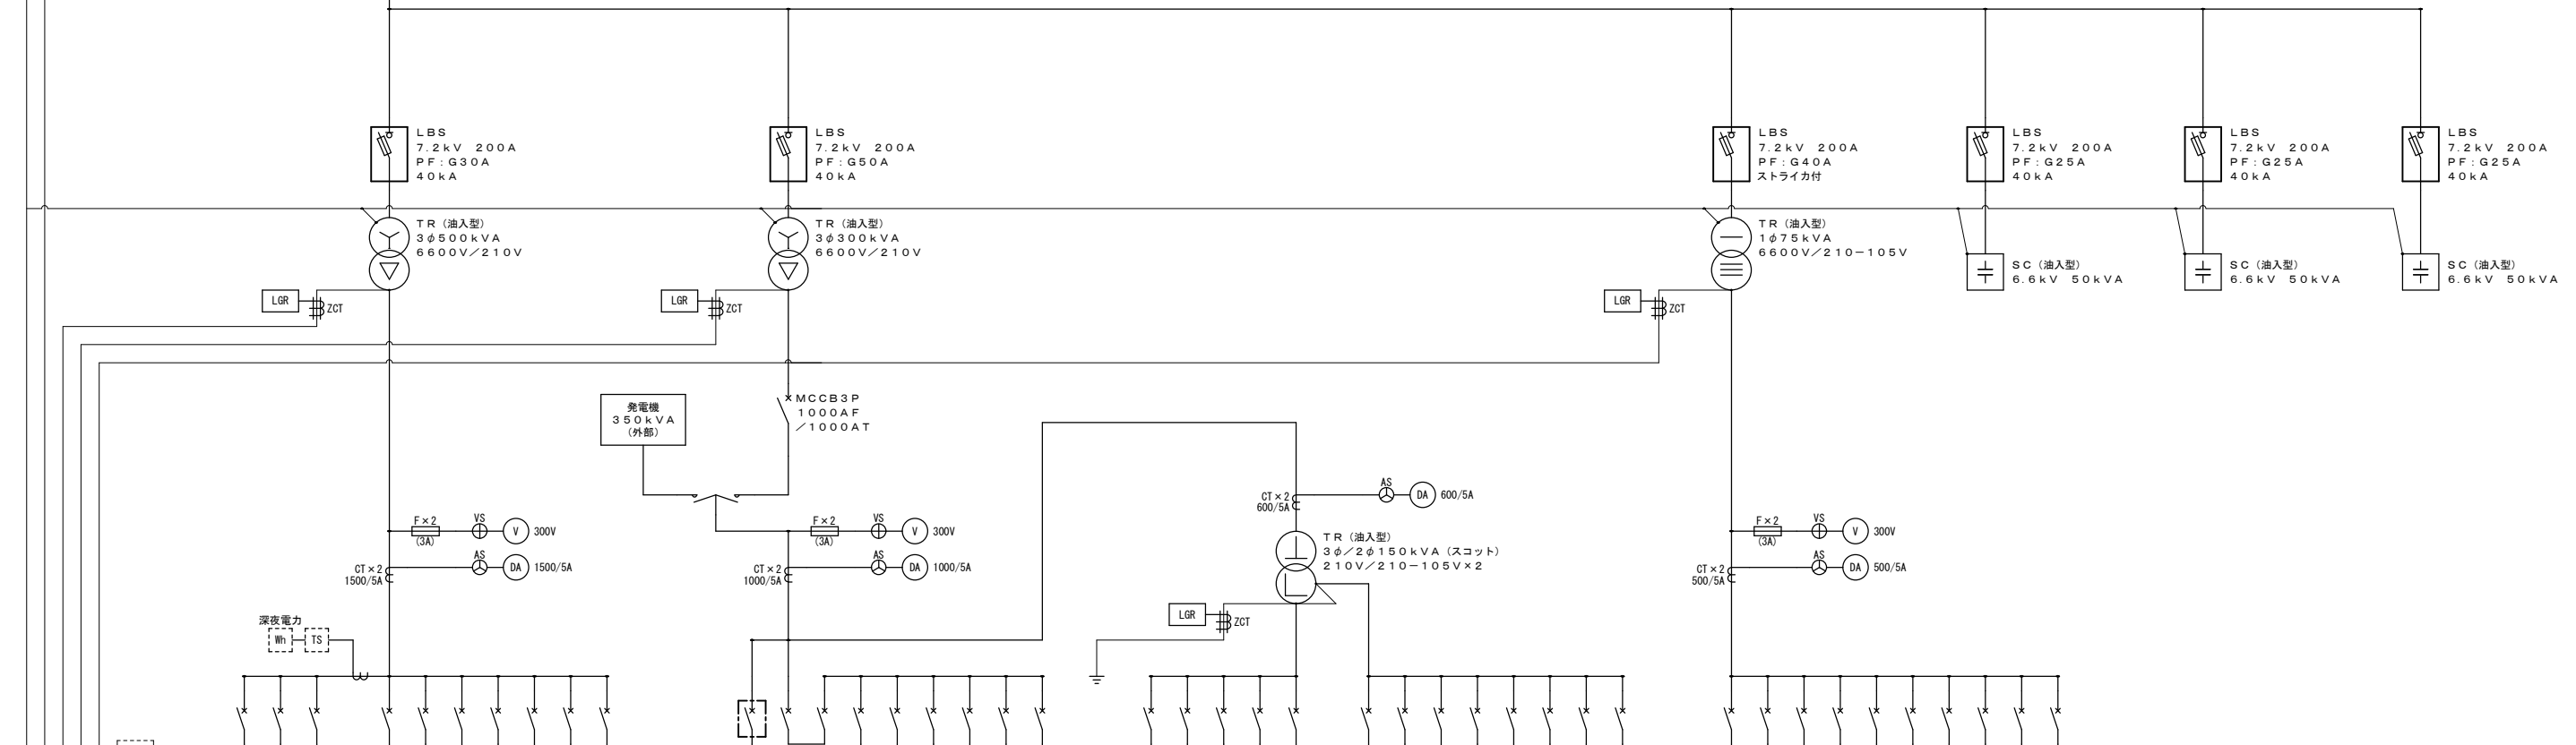

機器 No.	負荷名称	負荷容量 (kW)	機種サイズ (kg)	機種定格 AF/AT
	空冷-棒ノリ付-無系統			MCCB3P 250AF/250AT
	空冷-棒ノリ付-無系統			MCCB3P 250AF/250AT
	1P-1			MCCB3P 100AF/100AT
	1P-3	1.35		MCCB3P 600AF/600AT
	2P-1	11.3		MCCB3P 100AF/100AT
	3P-1	7.1		MCCB3P 100AF/75AT
	4P-1	6.8		MCCB3P 100AF/80AT
	浮込機	15.0		MCCB3P 100AF/100AT
	エアコンプレッサ	22.0		MCCB3P 100AF/75AT
	予備			MCCB3P 50AF/50AT

深夜電力 低圧動力盤No1

機器 No.	負荷名称	負荷容量 (kW)	機種サイズ (kg)	機種定格 AF/AT
	消火ポンプ	7.5		MCCB3P 100AF/75AT
	動力注機	22.325		MCCB3P 600AF/600AT
	1P-1 (A-C)	14.0		MCCB3P 225AF/200AT
	1P-2 (A-C)	4.45		MCCB3P 100AF/100AT
	LP-1 (A-C)	4.45		MCCB3P 50AF/50AT
	4P-1 (A-C)	43.555		MCCB3P 225AF/200AT
	給水装置 (A-C)	3.7		MCCB3P 100AF/80AT
	予備			MCCB3P 50AF/50AT
	発電機			MCCB3P 50AF/20AT

低圧動力盤No2

機器 No.	負荷名称	負荷容量 (kW)	機種サイズ (kg)	機種定格 AF/AT
	1L-1 (A-C)	54.254		MCCB3P 225AF/225AT
	1L-3 (A-C)	23.897		MCCB3P 100AF/100AT
	3L-1 (A-C)	4.048		MCCB3P 50AF/30AT
	選線装置 (A-C)			MCCB3P 100AF/100AT
	予備			MCCB3P 50AF/50AT
	1L-2 (A-C)	19.801		MCCB3P 100AF/75AT
	2L-1 (A-C)	16.338		MCCB3P 100AF/75AT
	4L-1 (A-C)	12.602		MCCB3P 100AF/75AT
	LP-1 (A-C)			MCCB3P 100AF/100AT
	LP-2 (A-C)			MCCB3P 50AF/50AT
	LP-3 (A-C)			MCCB3P 100AF/80AT
	LP-4 (A-C)			MCCB3P 50AF/50AT
	LP-1 (A-C)			MCCB3P 50AF/50AT
	予備			MCCB3P 50AF/50AT



低圧電灯盤No1 (スコットトランス型)

機器 No.	負荷名称	負荷容量 (kW)	機種サイズ (kg)	機種定格 AF/AT
	1L-1	16.928		MCCB3P 225AF/125AT
	2L-1	4.772		MCCB3P 50AF/50AT
	3L-1	23.312		MCCB3P 100AF/100AT
	4L-1	24.073		MCCB3P 100AF/100AT
	予備			MCCB3P 100AF/100AT
	予備			MCCB3P 100AF/100AT
	予備			MCCB2P 50AF/80AT
	SOB電源			MCCB2P 50AF/20AT
	LGR電源			MCCB2P 50AF/15AT
	所内電源			MCCB2P 50AF/15AT

低圧電灯盤No2

略号	名称	略号	名称
CH	ケーブルヘッド	W	電力計
VCT	電力需給用計器用変成器	COS	力率計
WH	電力需給用計量器	ZCT	零相変流器
DS	断路器	LBS	高圧負荷開閉器
VCB	真空遮断器	PC	高圧カットアウト
TC	引外シコイル	変圧器	
VT	計器用変成器	C	高圧直相コンデンサ
CT	変流器	SR	直列リアクトル
OCR	過電流継電器	MCCB	配線用遮断器
V	電圧計	F	低圧ヒューズ
A	電流計	LGR	漏電火災警報器



変更年月日	設計年度	承認	設計	製図	監査	工事名称	縮尺 A1: B1/B2
	担当					図面名称	A3: B1/B2
						受変電設備単線結線図 (改修前)	作成日
							令和 年 月 日

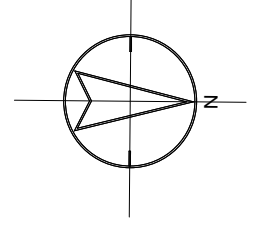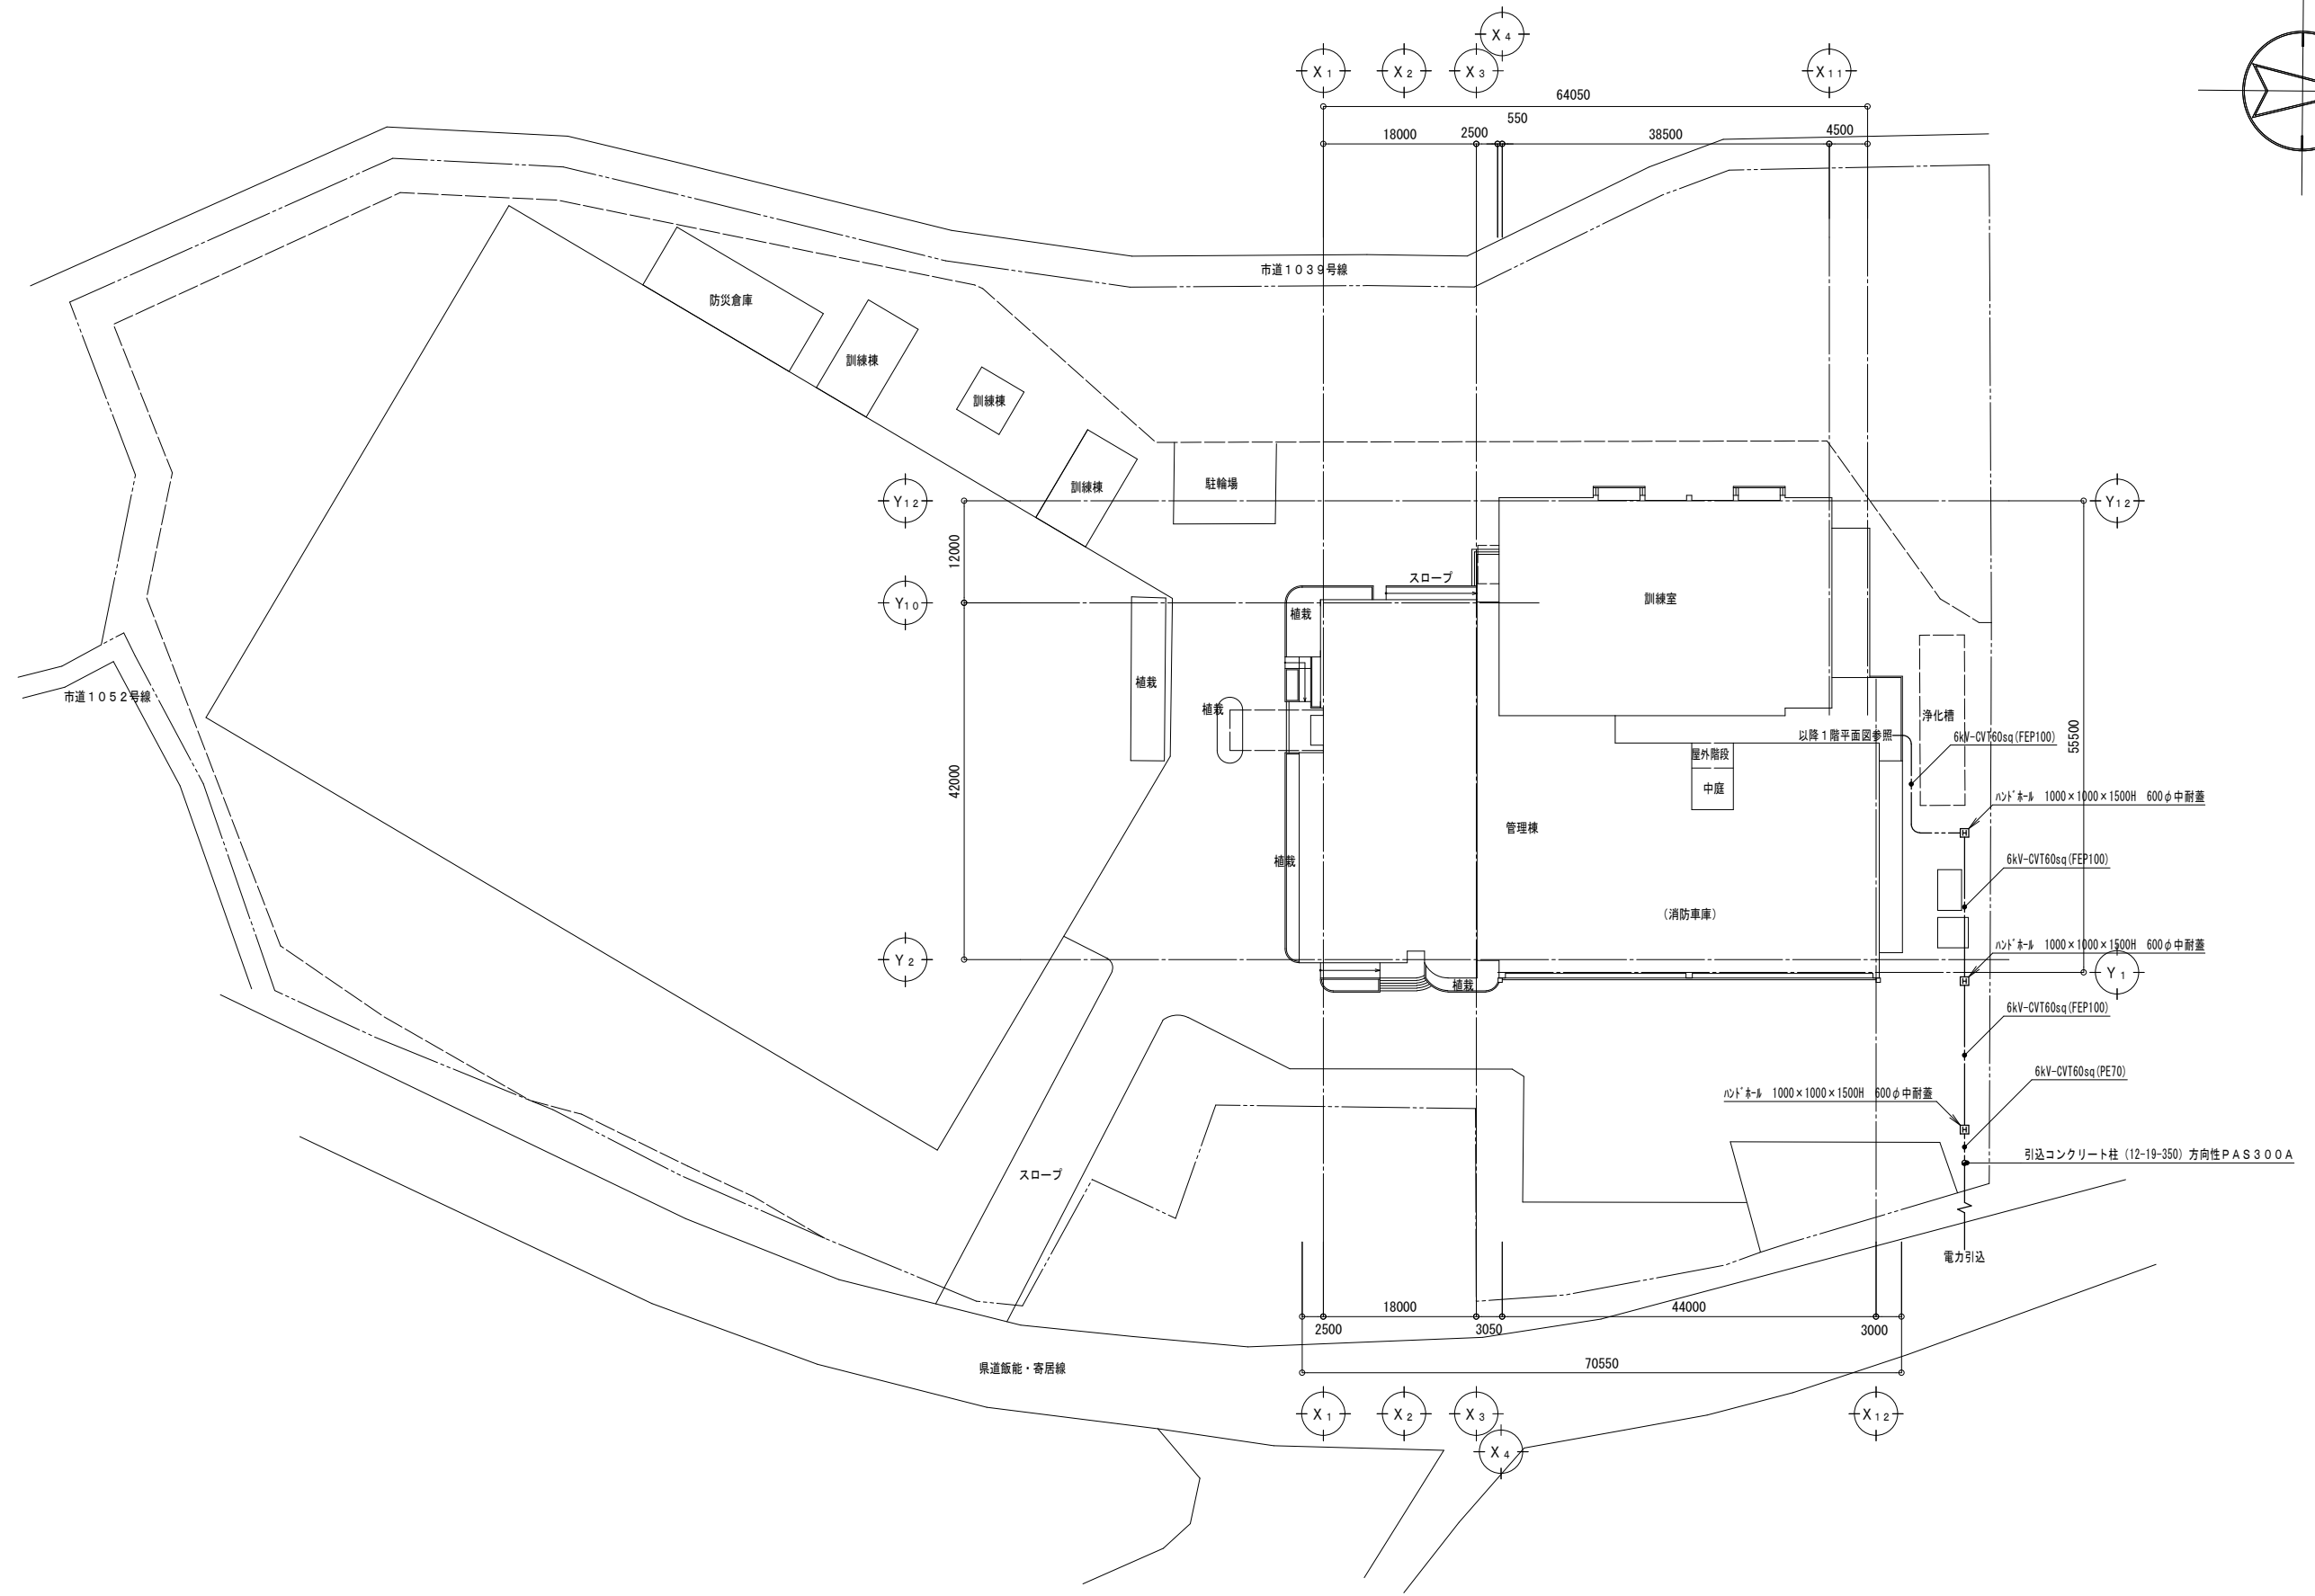

配置図 S=1/400



変更年月日	設計年度									承認	設計	製図	監査	工事名称	縮尺	A1: S=1/400
	担当課													図面名称	A3: S=1/800	E-
														作成日	令和 年 月 日	

屋外配線図

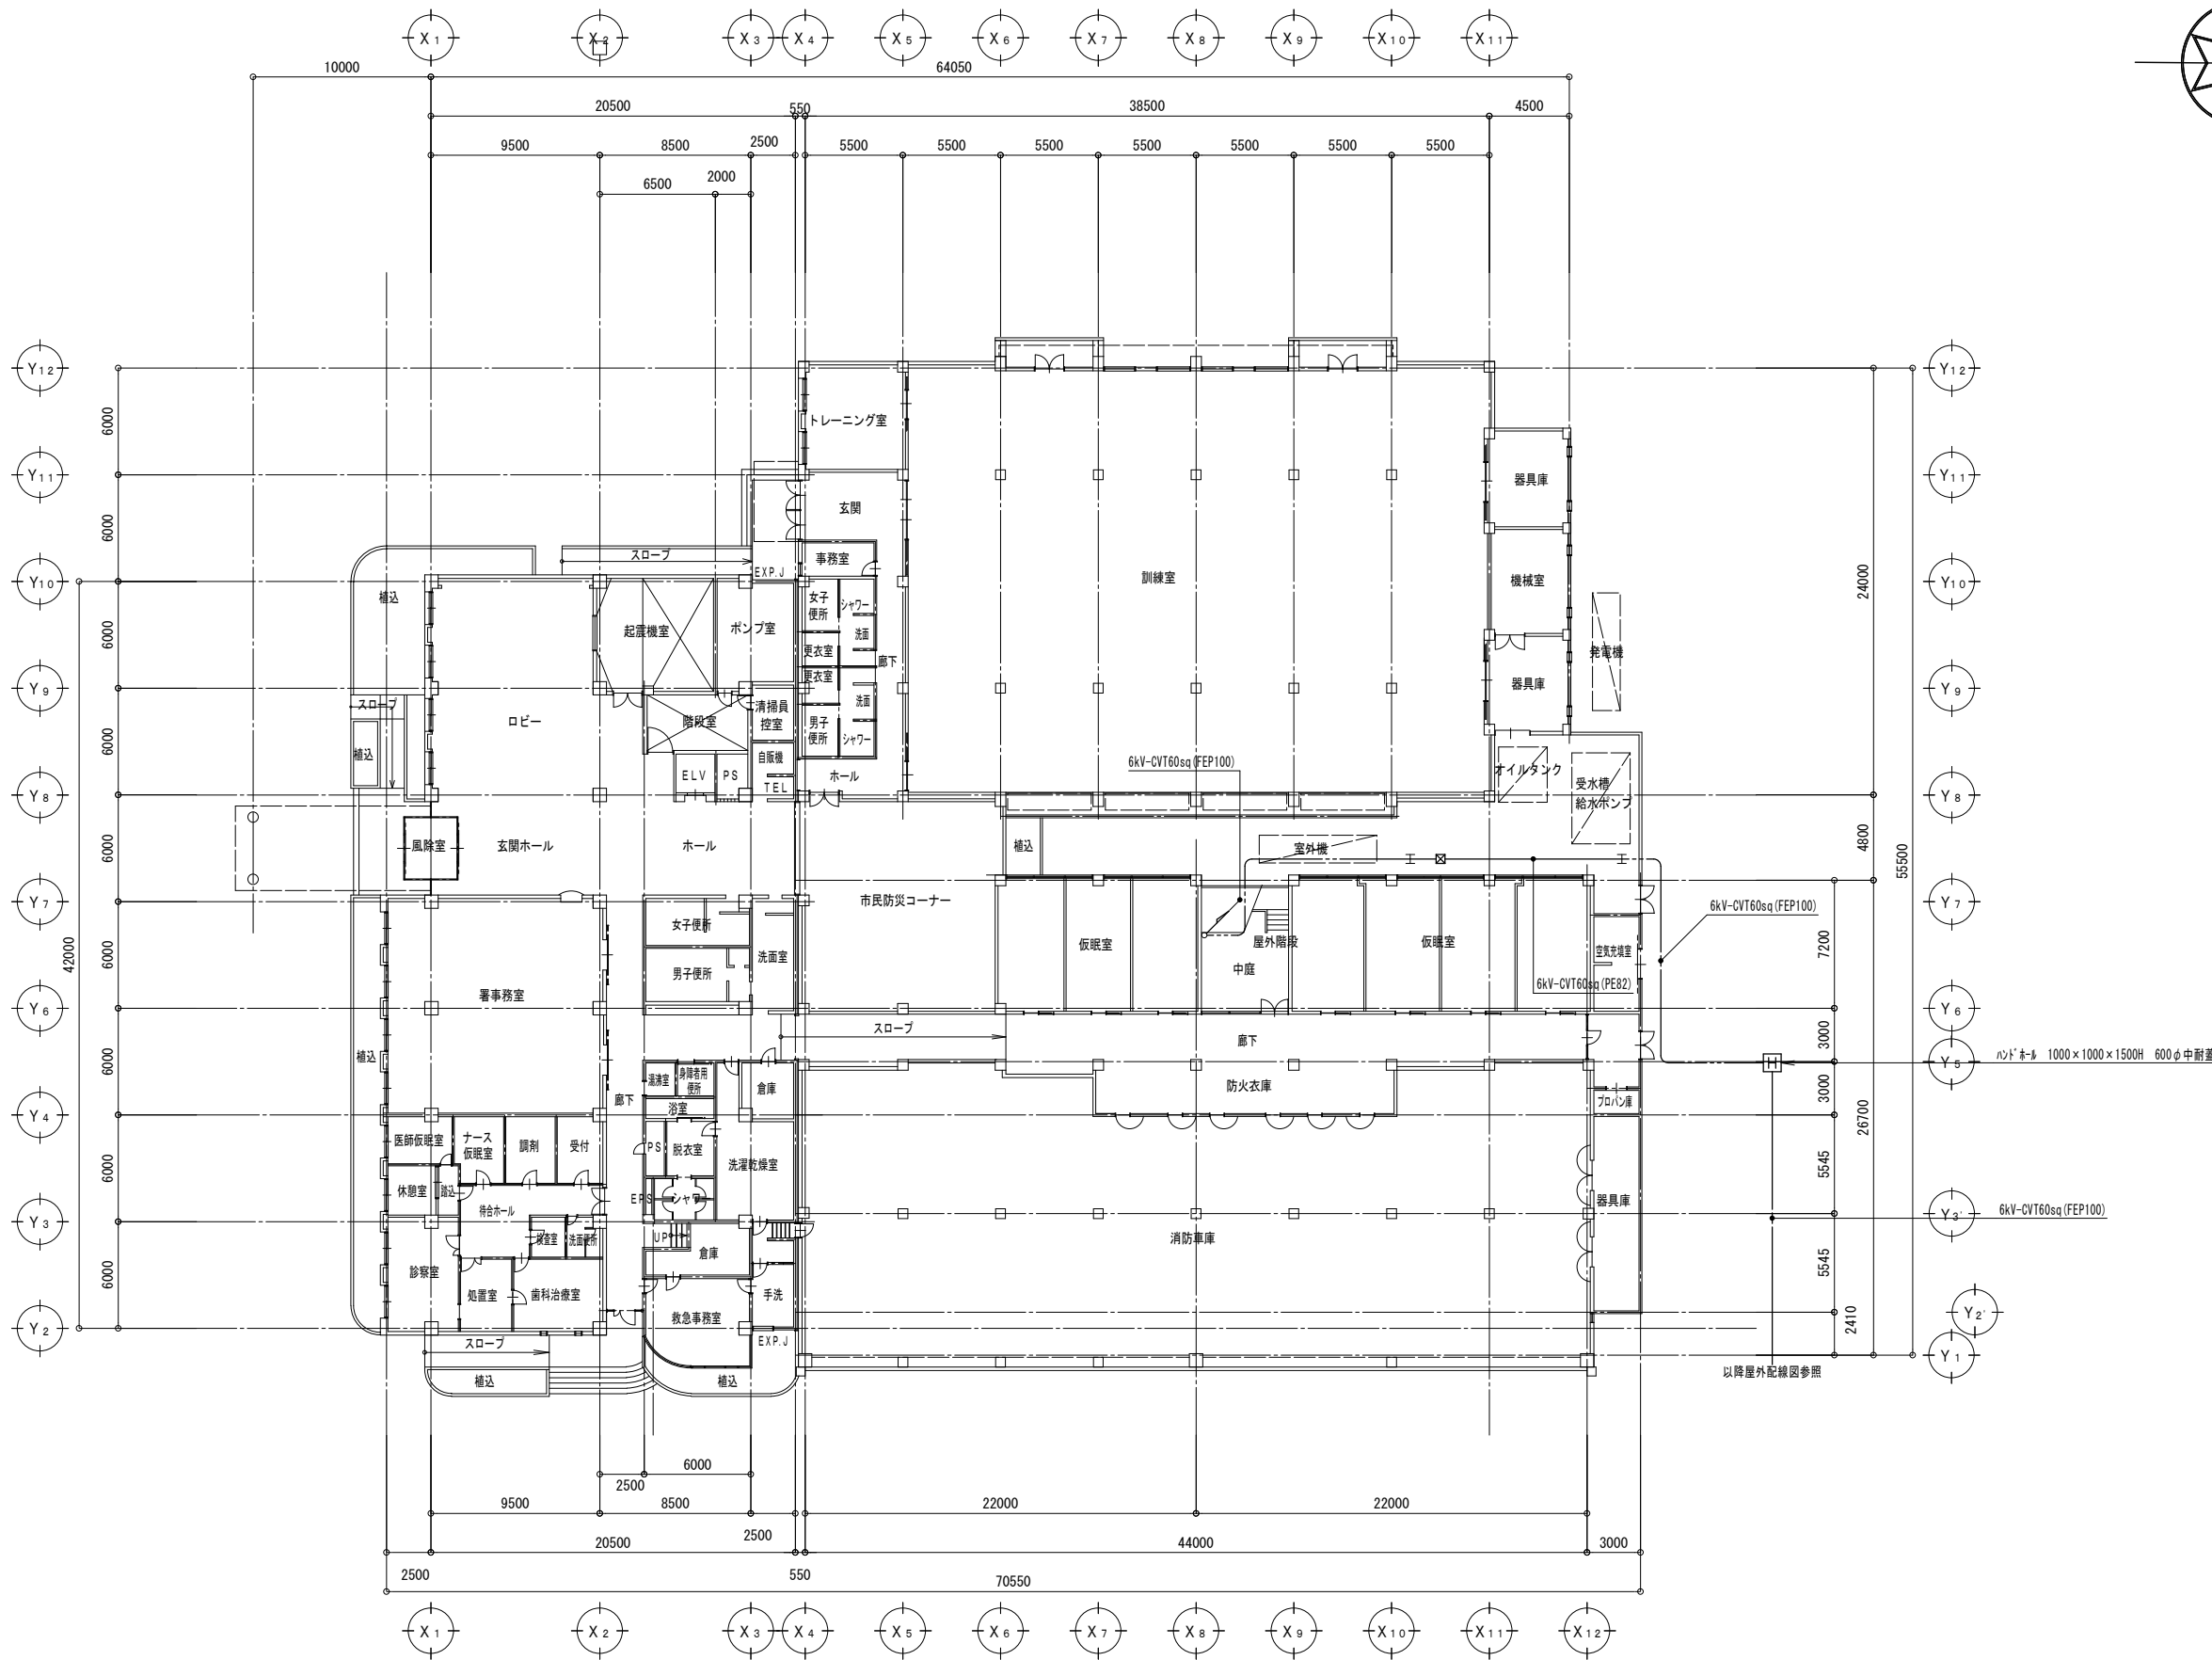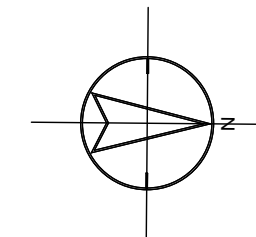

1階 平面図 (改修前) S=1/200

変更年月日	設計年度	消防長	次長	課長	課長補佐	係長	主任	担当	承認	設計	製図	監査	工事名称	縮尺
	担当課												1階 平面図 (改修前)	A1: S=1/200 A3: S=1/400
													作成日	E-1
													令和 年 月 日	

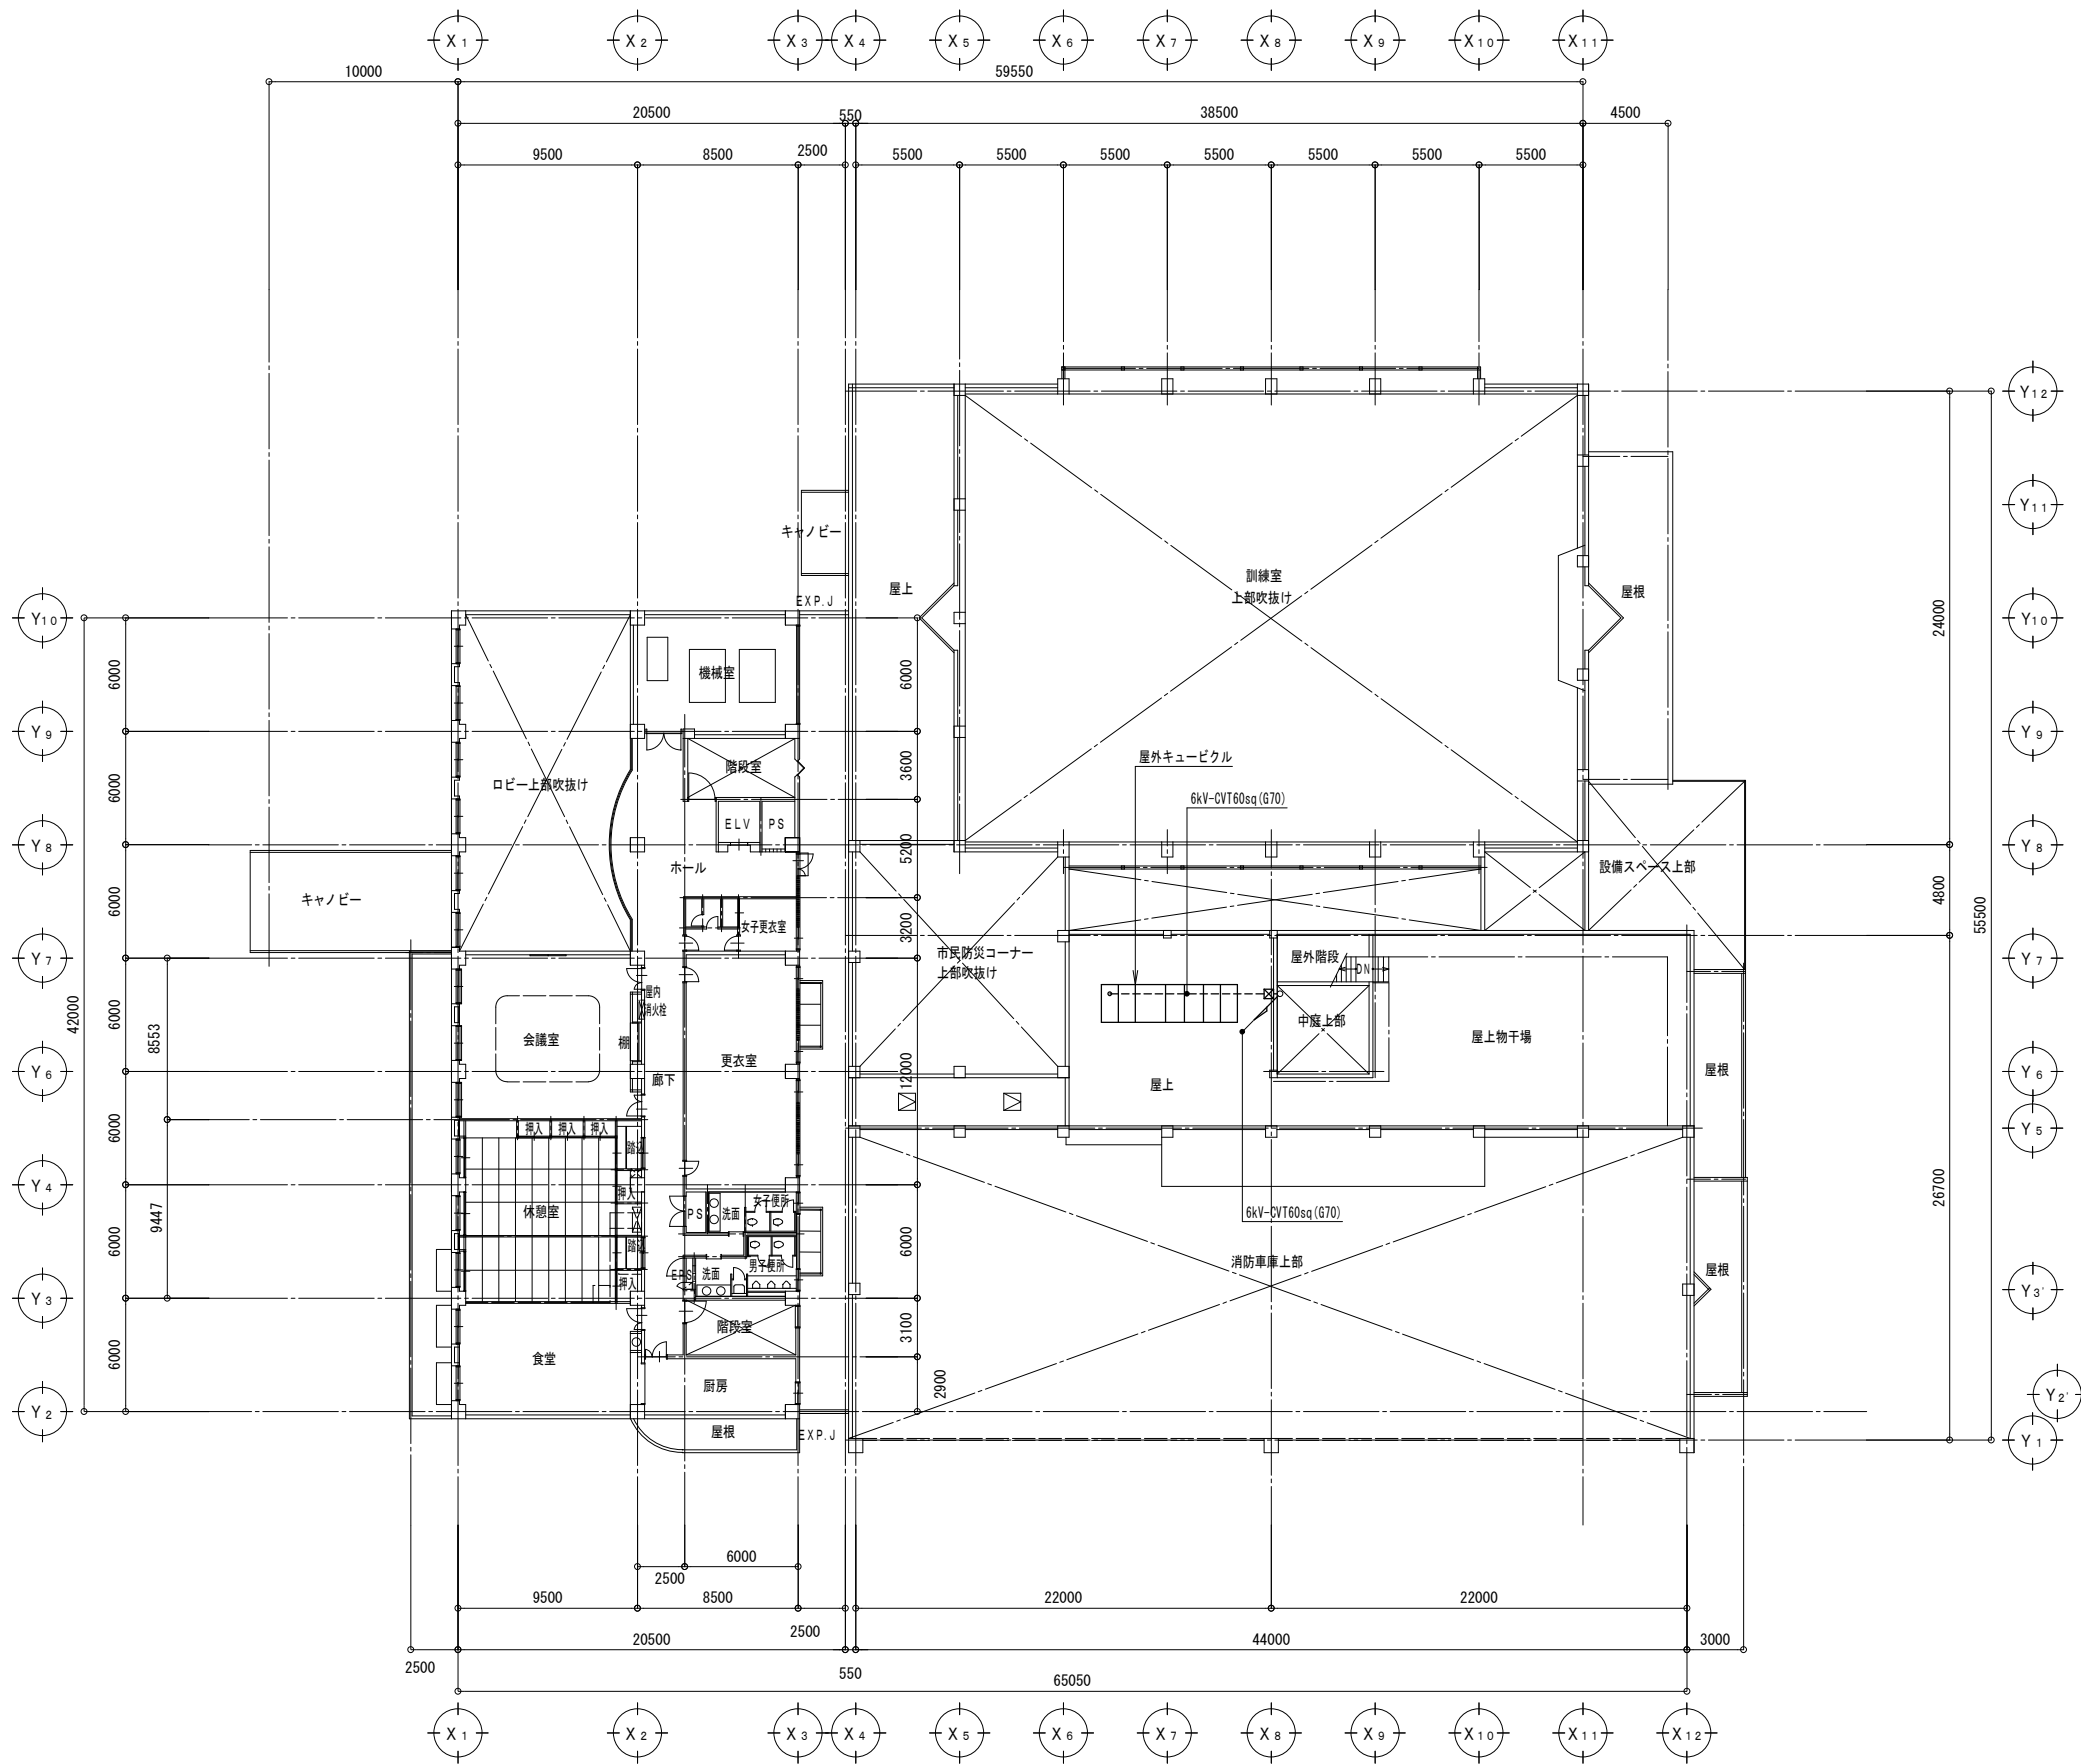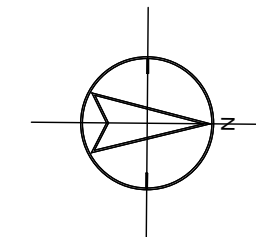

2階 平面図 (改修前) S=1/200

変更年月日	設計年度	担当課	承認	設計	製図	監査	工事名称	図名	縮尺	作成日	令和 年 月 日
							2階 平面図 (改修前)	2階 平面図 (改修前)	A1: S=1/200 A3: S=1/400		